


Zodpovědný projektant: Ing. Blanka Jeníčková		Vyrabovali: Ing. Blanka Jeníčková	
Kraj: Moravskoslezský	Místo: Ostrava – Poruba		
Objednatel: Ústav geoniky AV ČR, v.v.i., Studentská 1768, 708 00 Ostrava–Poruba			
Stavba: <b>ÚSTAV GEONIKY AV ČR, v.v.i. STUDENTSKÁ 1768, OSTRAVA – PORUBA ELEKTROINSTALACE – OPRAVA</b>		Číslo zadávký: 0115 Stupeň: REALIZAČNÍ PD	
Datum: 03/2015		Formát: 2A4	
Obsah: PŮDORYS – kancelář 6x3 – ZÁSUVKOVÉ OKRUHY		Měřítko: 1:50	Číslo výkresu: <b>611</b>

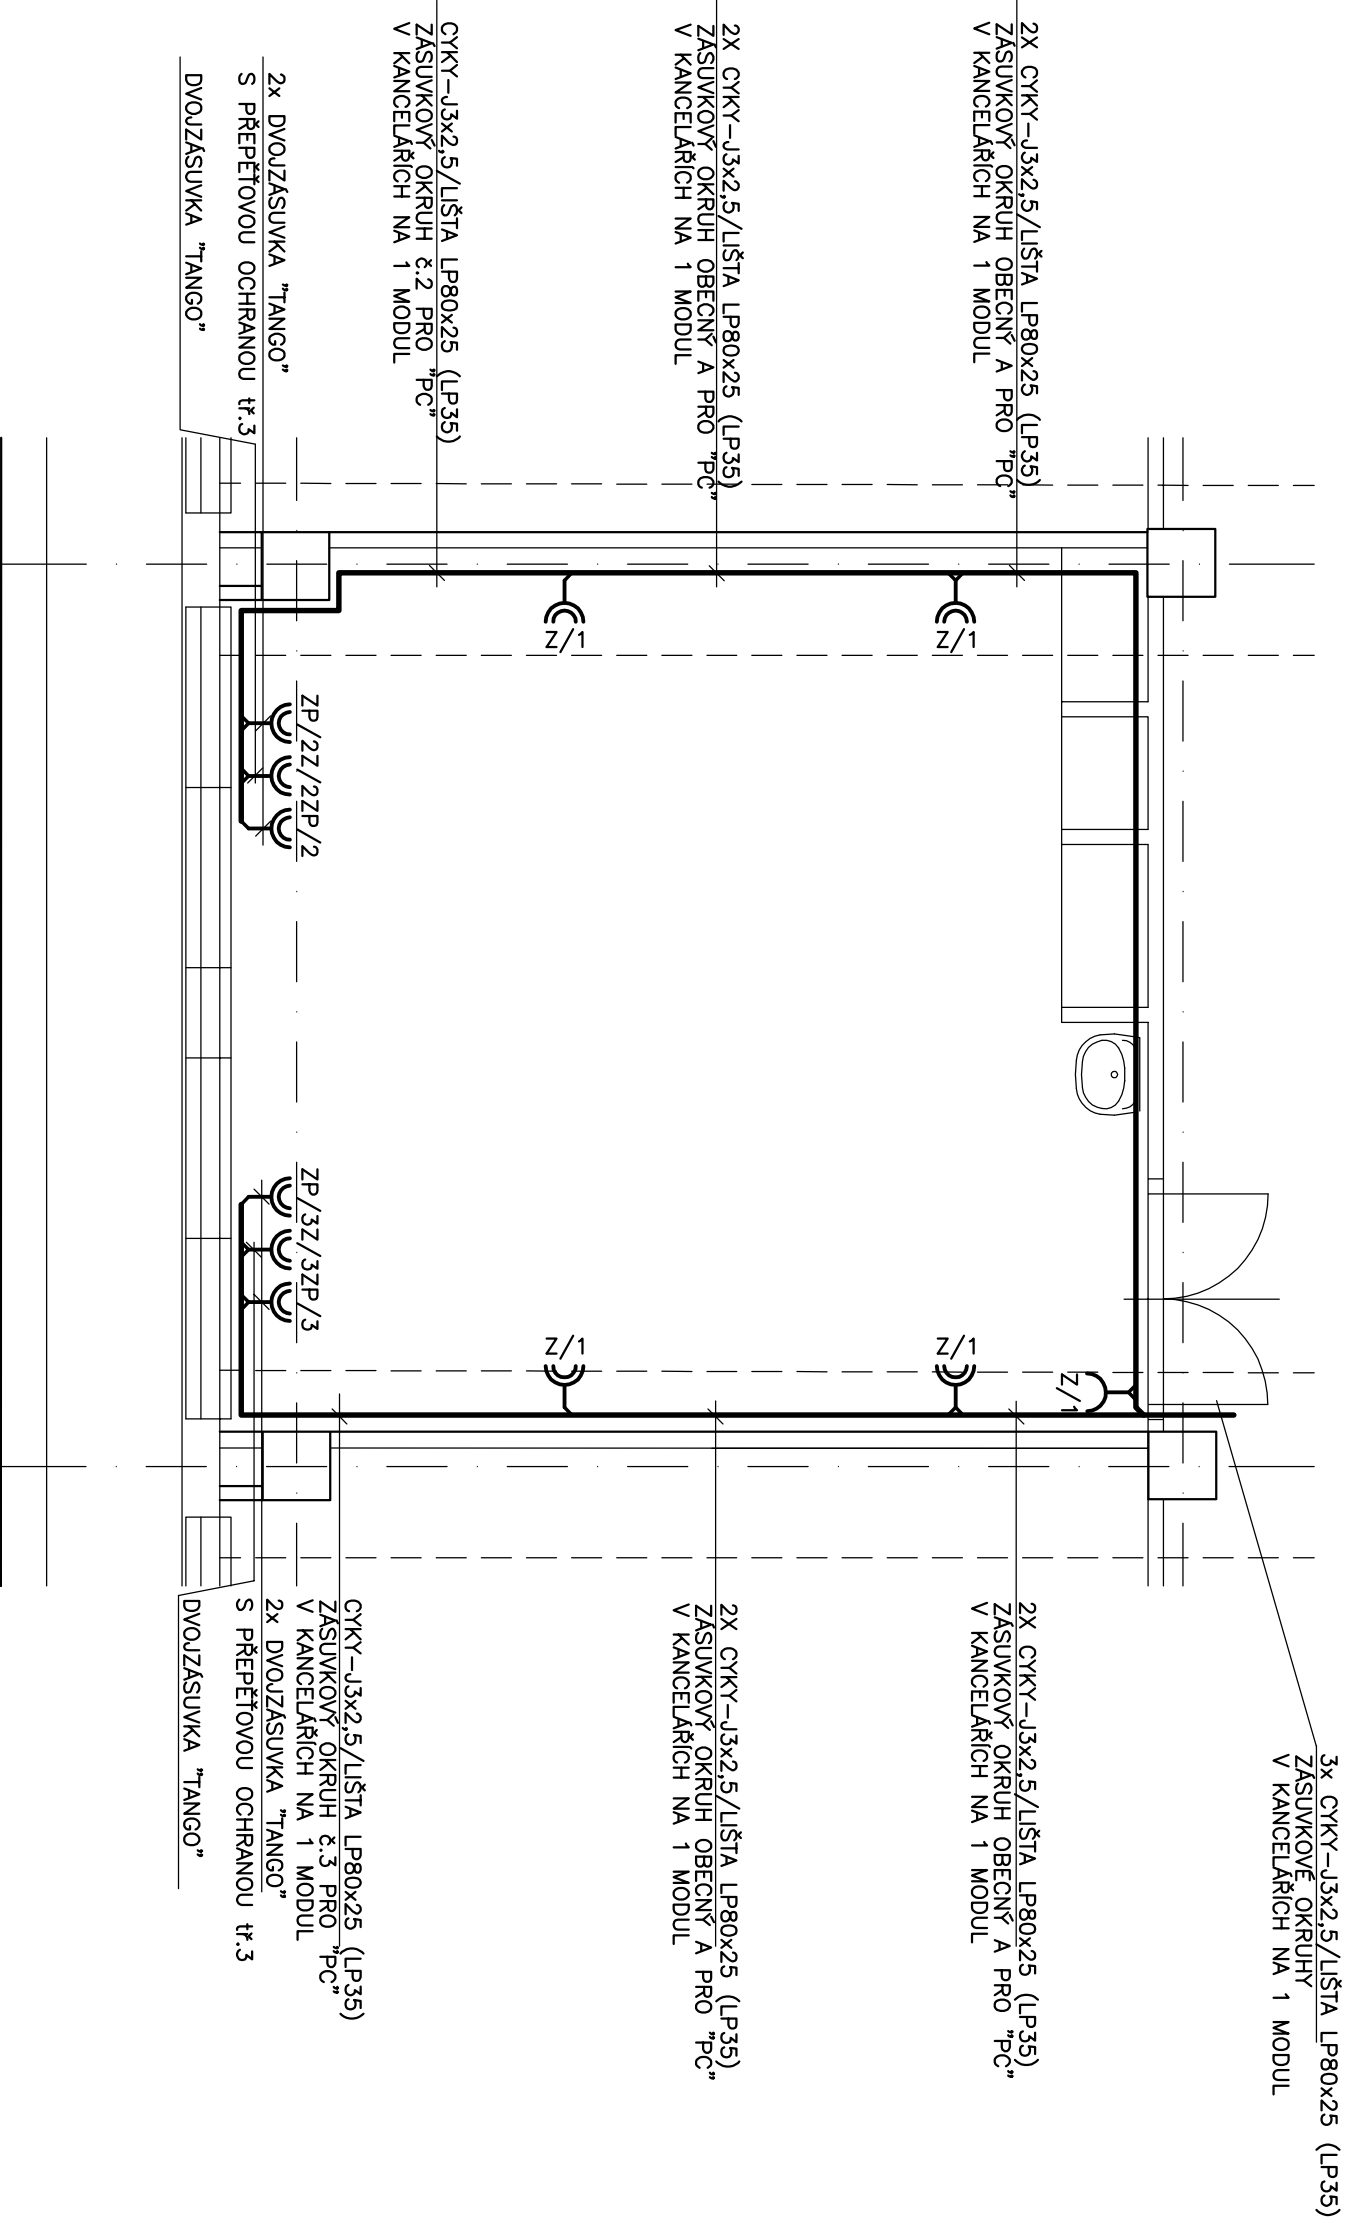

3x CYKY-J3x2.5/LIŠTA LP80x25 (LP35)  
ZÁSUVKOVÝ OKRUH  
V KANCELÁŘÍCH NA 1 MODUL

2x CYKY-J3x2.5/LIŠTA LP80x25 (LP35)  
ZÁSUVKOVÝ OKRUH OBECNÝ A PRO "PC"  
V KANCELÁŘÍCH NA 1 MODUL

2x CYKY-J3x2.5/LIŠTA LP80x25 (LP35)  
ZÁSUVKOVÝ OKRUH OBECNÝ A PRO "PC"  
V KANCELÁŘÍCH NA 1 MODUL


CYKY-J3x2.5/LIŠTA LP80x25 (LP35)  
ZÁSUVKOVÝ OKRUH č.2 PRO "PC"  
V KANCELÁŘÍCH NA 1 MODUL

2x DVOUJZÁSUVKA "TANGO"  
S PŘEPĚŤOVOU OCHRANOU tř.3  
DVOUJZÁSUVKA "TANGO"

CYKY-J3x2.5/LIŠTA LP80x25 (LP35)  
ZÁSUVKOVÝ OKRUH č.3 PRO "PC"  
V KANCELÁŘÍCH NA 1 MODUL  
2x DVOUJZÁSUVKA "TANGO"  
S PŘEPĚŤOVOU OCHRANOU tř.3  
DVOUJZÁSUVKA "TANGO"

Zodpovědný projektant: Ing. Blanka Jeničková	Vypracovali: Ing. Blanka Jeničková	<p><i>EPJ - elektroprojekty</i> Ing. Blanka JENIČKOVÁ Mířovická 252 739 21 PASKOV</p>
Kraj: Moravskoslezský	Místo: Ostrava – Poruba	
Objednatel: Ústav geoniky AV ČR, v.v.i., Studentská 1768, 708 00 Ostrava–Poruba		

Stavba: <b>ÚSTAV GEONIKY AV ČR, v.v.i. STUDENTSKÁ 1768, OSTRAVA – PORUBA ELEKTROINSTALACE – OPRAVA</b>	Číslo zakázky: 0115	Stupeň: REALIZAČNÍ PD
	Datum: 03/2015	Formát: 2A4
Obsah: PŮDORYS – kancelář 6x6 – ZÁSUVKOVÉ OKRUHY	Měřítko: 1:50	Číslo výkresu: <b>612</b>

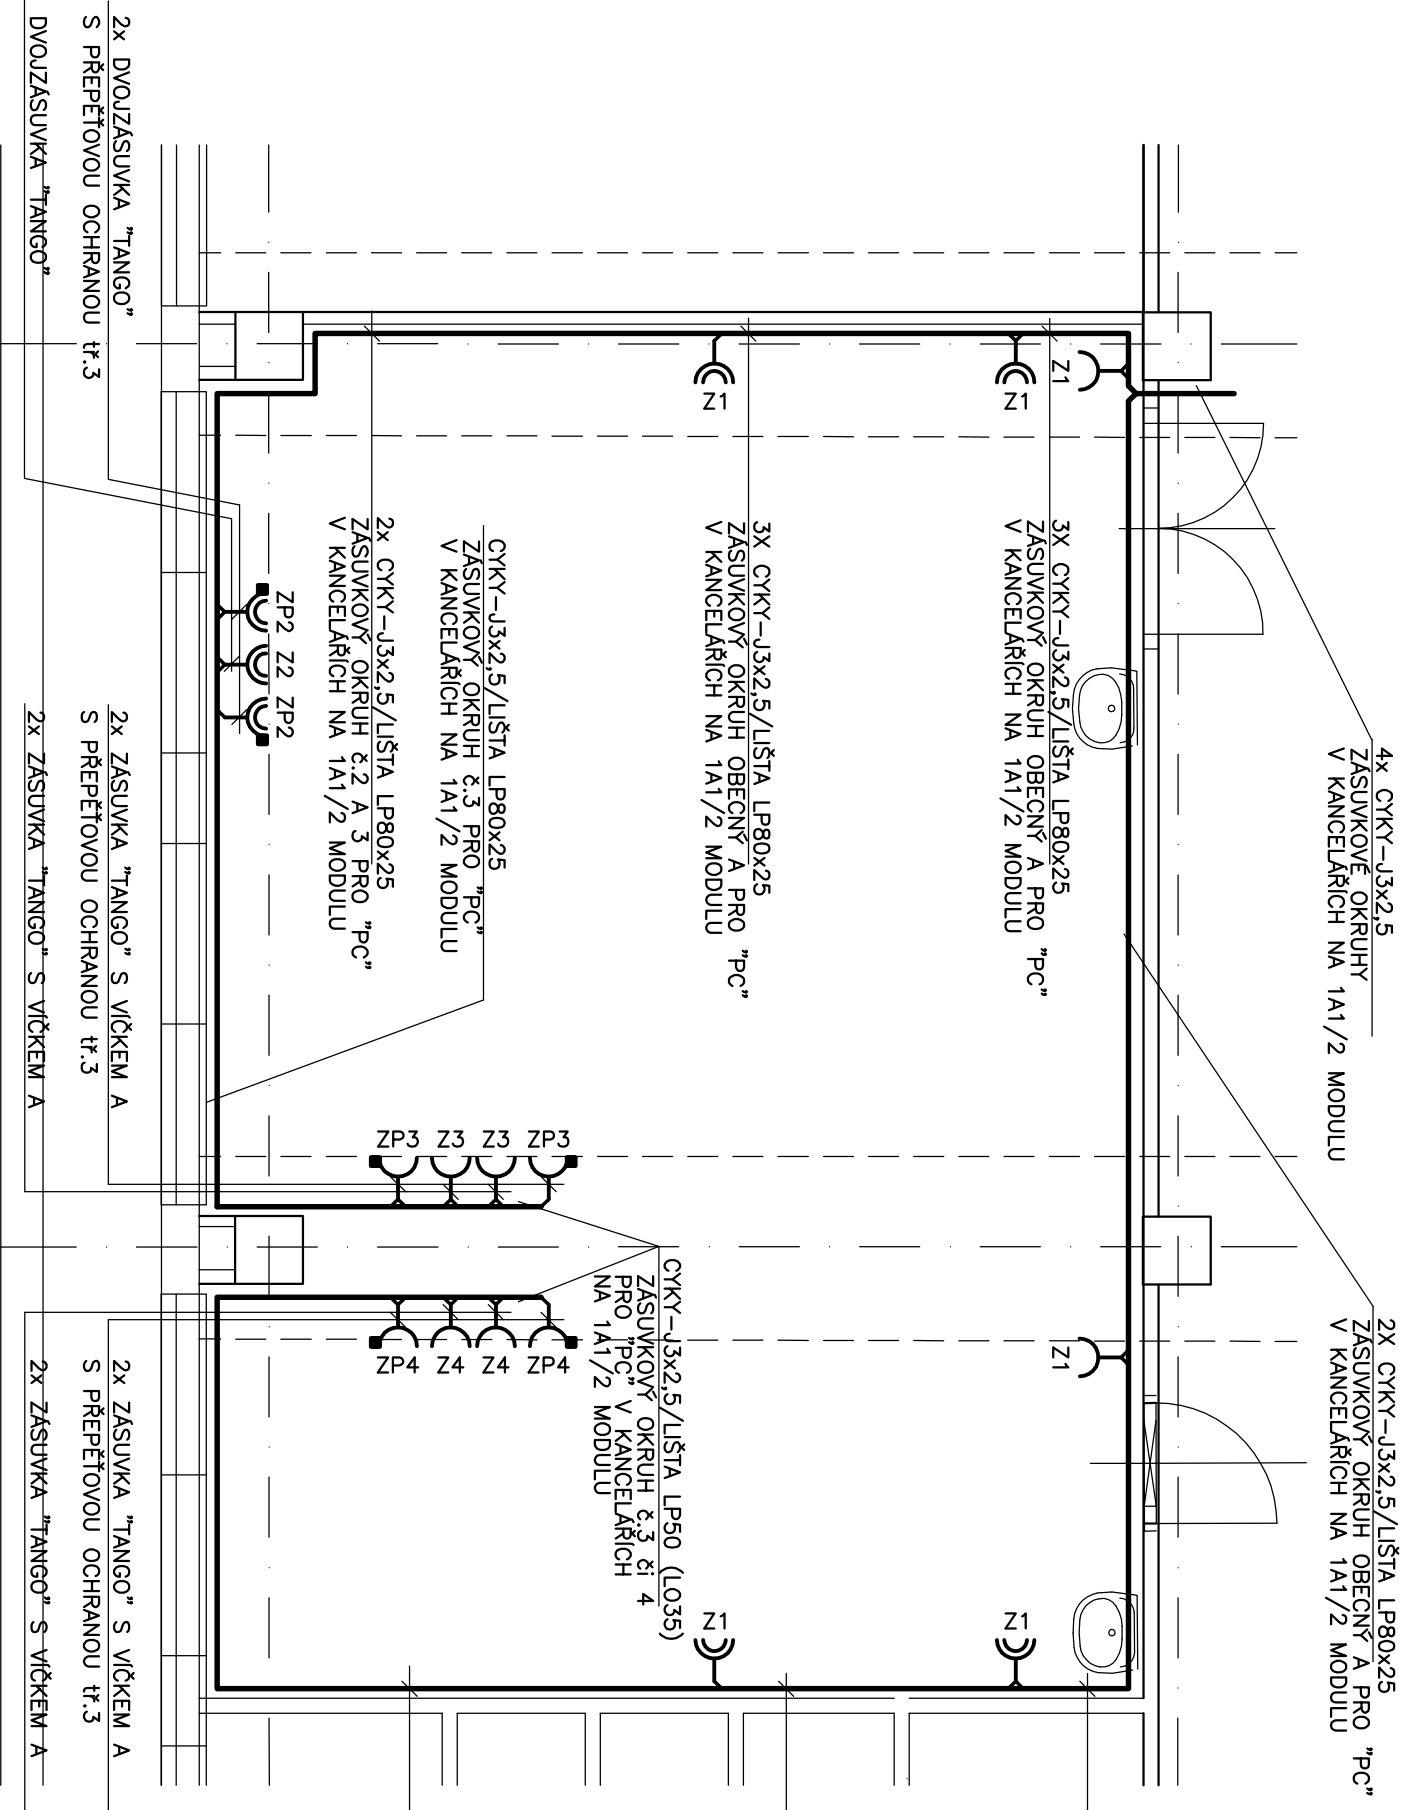

4x CYKY-J3x2.5  
ZASUVKOVÉ OKRUHY  
V KANCELÁŘICH NA 1A1/2 MODULU

2x CYKY-J3x2.5/LIŠTA LP80x25  
ZASUVKOVÉ OKRUHY OBECNÝ A PRO "PC"  
V KANCELÁŘICH NA 1A1/2 MODULU

3x CYKY-J3x2.5/LIŠTA LP80x25  
ZASUVKOVÉ OKRUHY OBECNÝ A PRO "PC"  
V KANCELÁŘICH NA 1A1/2 MODULU

3x CYKY-J3x2.5/LIŠTA LP80x25  
ZASUVKOVÉ OKRUHY OBECNÝ A PRO "PC"  
V KANCELÁŘICH NA 1A1/2 MODULU

2x CYKY-J3x2.5/LIŠTA LP80x25  
ZASUVKOVÉ OKRUHY ě2 A 3 PRO "PC"  
V KANCELÁŘICH NA 1A1/2 MODULU

CYKY-J3x2.5/LIŠTA LP50 (L035)  
ZASUVKOVÉ OKRUHY ě3 ěi 4  
PRO "PC" V KANCELÁŘICH  
NA 1A1/2 MODULU

ZP3 Z3 Z3 ZP3

ZP4 Z4 Z4 ZP4

CYKY-J3x2.5/LIŠTA LP80x25  
ZASUVKOVÉ OKRUHY ě4 PRO "PC"  
V KANCELÁŘICH NA 1A1/2 MODULU

2x CYKY-J3x2.5/LIŠTA LP80x25  
ZASUVKOVÉ OKRUHY OBECNÝ A PRO "PC"  
V KANCELÁŘICH NA 1A1/2 MODULU

2x CYKY-J3x2.5/LIŠTA LP80x25  
ZASUVKOVÉ OKRUHY OBECNÝ A PRO "PC"  
V KANCELÁŘICH NA 1A1/2 MODULU


2x ZASUVKA "TANGO" S VÍČKEM A  
S PŘEPĚTOVOU OCHRANOU tř.3

2x ZASUVKA "TANGO" S VÍČKEM A

2x ZASUVKA "TANGO" S VÍČKEM A  
S PŘEPĚTOVOU OCHRANOU tř.3

2x ZASUVKA "TANGO" S VÍČKEM A

Zodpovědný projektant:		Vyracovali:		<p><i>EPI - elektroprojekty</i></p> <p>Ing. Blanka JENIČKOVÁ</p> <p>Mitrovická 252</p> <p>739 21 PASKOV</p>
Ing. Blanka Jeníčková		Ing. Blanka Jeníčková		
Kraj:	Místo:	Ostrava - Poruba		
Moravskoslezský				
Objednatel:				
Ústav geoniky AV ČR, v.v.i., Studentská 1768, 708 00 Ostrava-Poruba				
Stavba:				
<p><b>ÚSTAV GEONIKY AV ČR, v.v.i.</b></p> <p><b>STUDENTSKÁ 1768, OSTRAVA – PORUBA</b></p> <p><b>ELEKTROINSTALACE – OPRAVA</b></p>				
Obsah:		Měřítko:		
PŮDORYS – kancelář 6x9 – ZÁSUVKOVÉ OKRUHY		1:50		
Číslo zakázky:		Datum:		Číslo výkresu:
0115		03/2015		244
Stupeň:		Formát:		
REALIZAČNÍ PD		2A4		

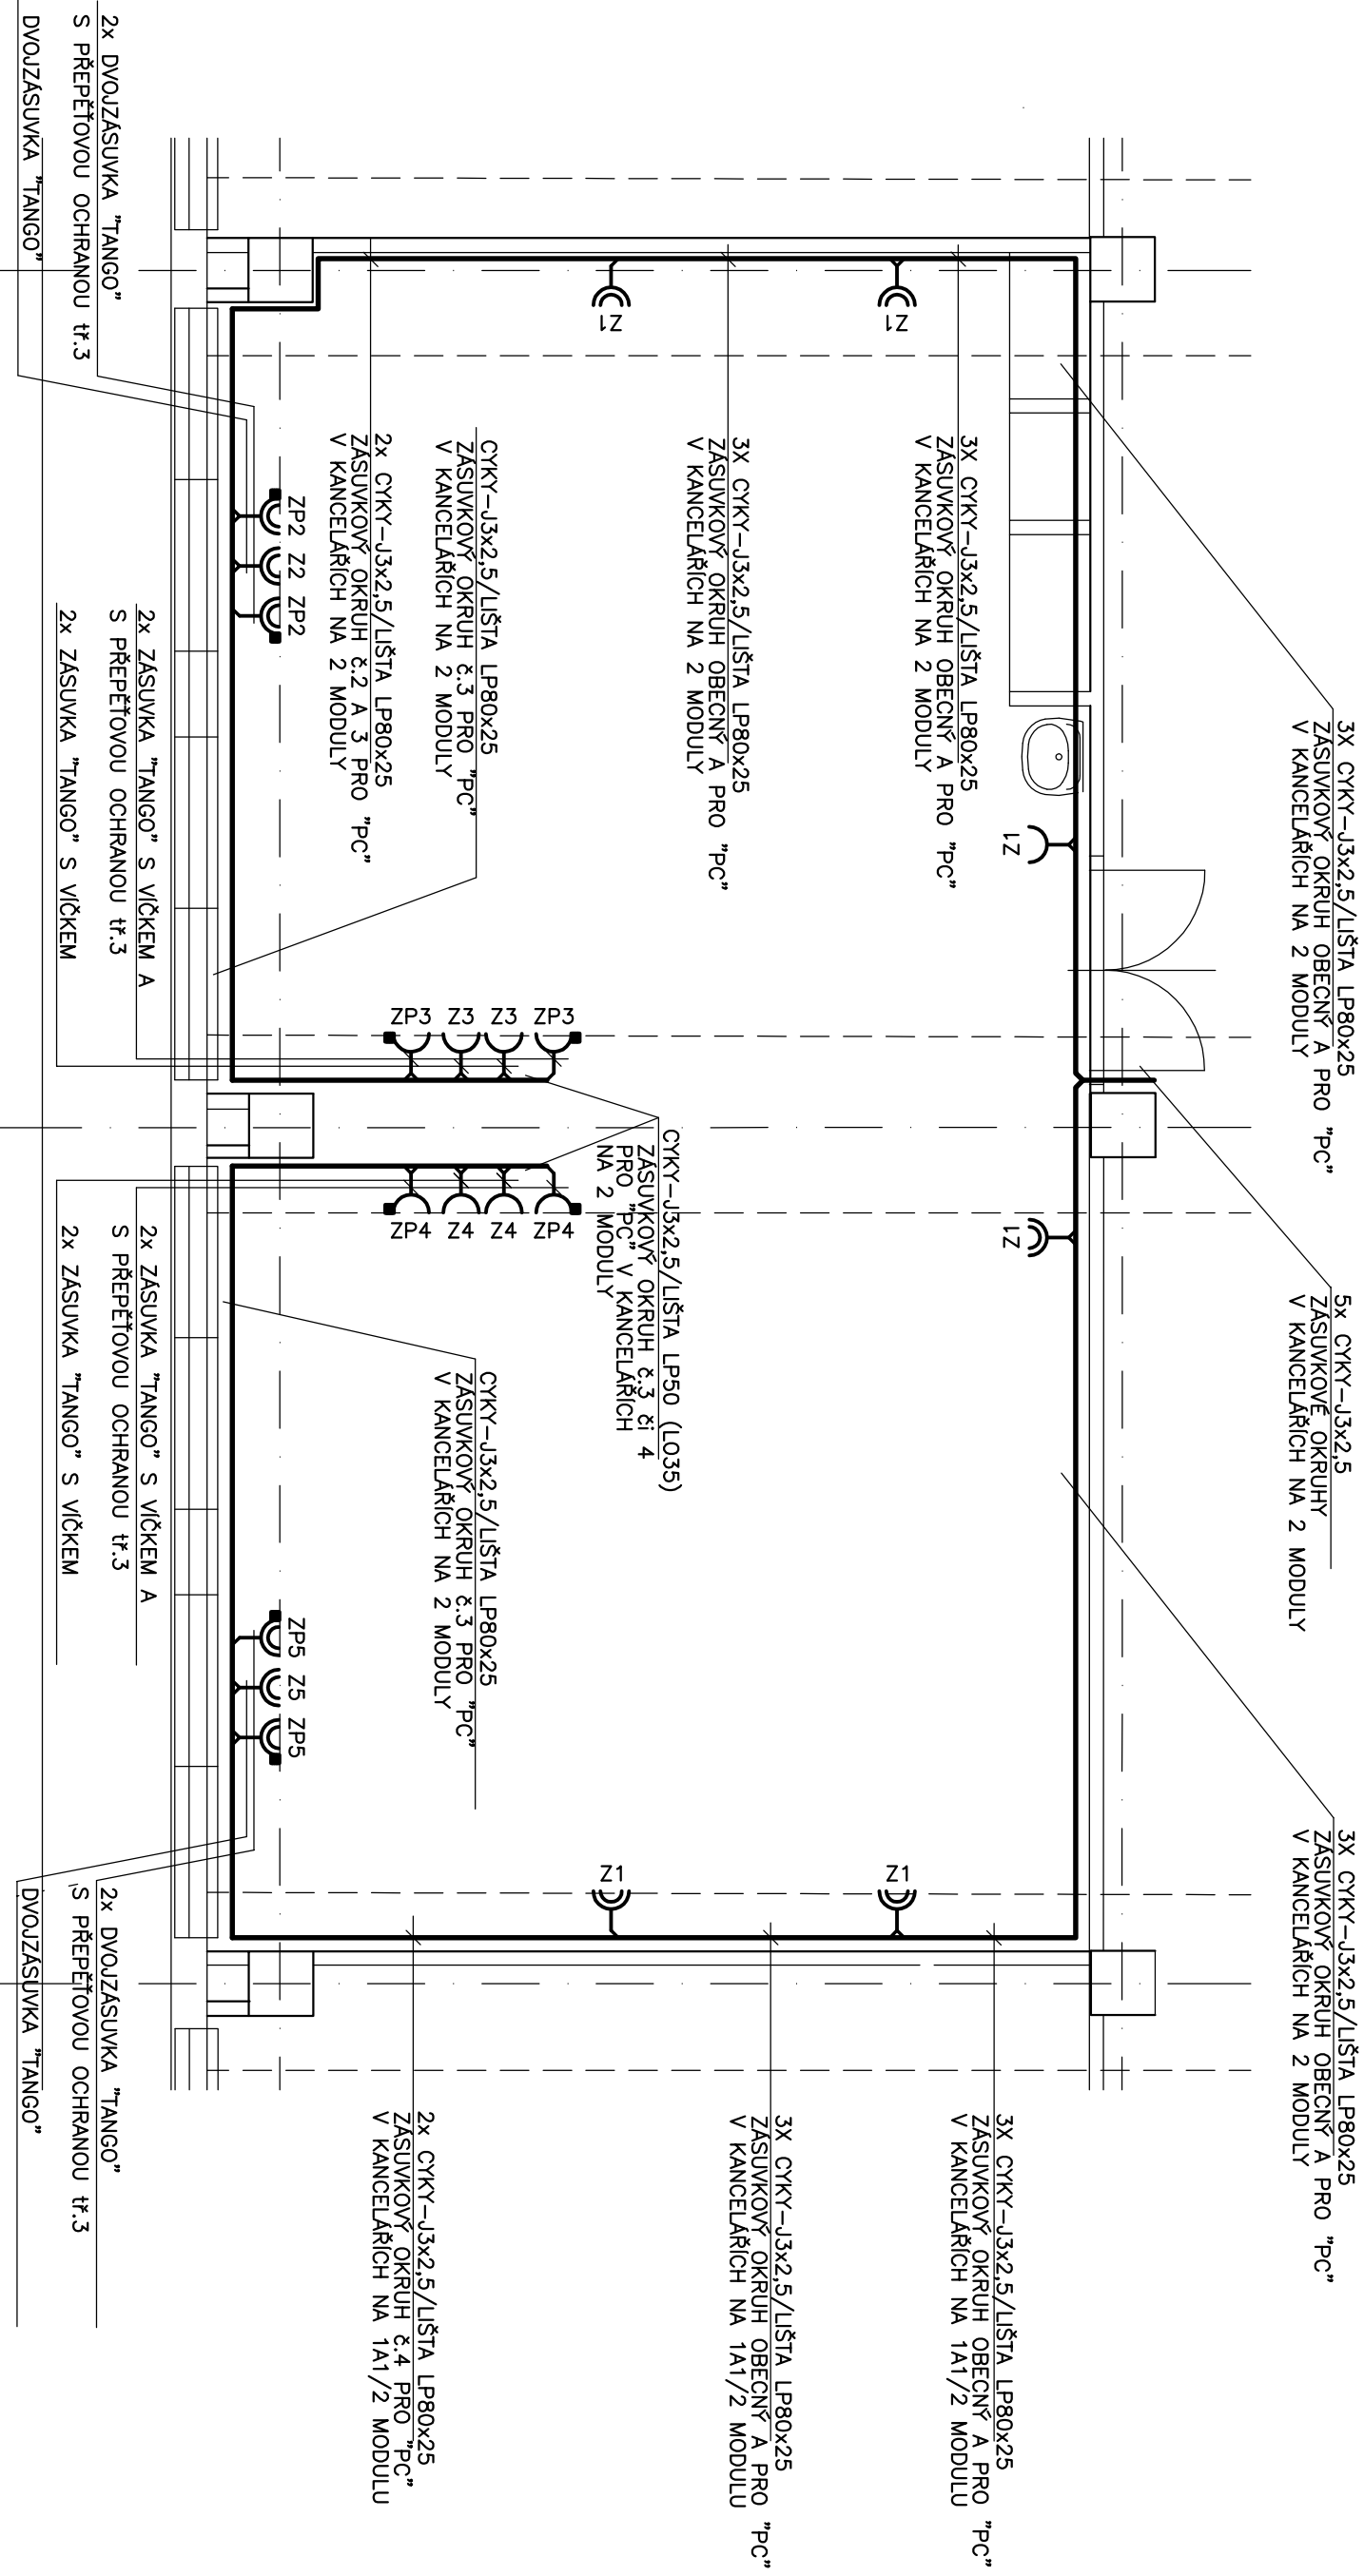

2x DVOUJZASUVKA "TANGO"  
S PŘEPĚTOVOU OCHRANOU tř.3

2x ZÁSUVKA "TANGO" S VÍČKEM A  
S PŘEPĚTOVOU OCHRANOU tř.3

DVOUJZASUVKA "TANGO"

DVOUJZASUVKA "TANGO"


Zodpovědný projektant: Ing. Blanka Jeníčková	Vypracovali: Ing. Blanka Jeníčková	<b>EPJ - elektroprojekty</b> Ing. Blanka JENÍČKOVÁ Mírovická 252 739 21 PASKOV
Kraj: Moravskoslezský	Místo: Ostrava – Poruba	
Objednatel: Ústav geoniky AV ČR, v.v.i., Studentská 1768, 708 00 Ostrava–Poruba		

Stavba: **ÚSTAV GEONIKY AV ČR, v.v.i.  
STUDENTSKÁ 1768, OŠTRAVA – PORUBA  
ELEKTROINSTALACE – OPRAVA**

Obsah:

PŮDORYS – kancelář 6x12 – ZÁSUVKOVÉ OKRUHY

Číslo zakázky: 0115	Stupeň: REALIZAČNÍ PD
Datum: 03/2015	Formát: 2A4
Měřítko: 1:50	Číslo výkresu: <b>614</b>

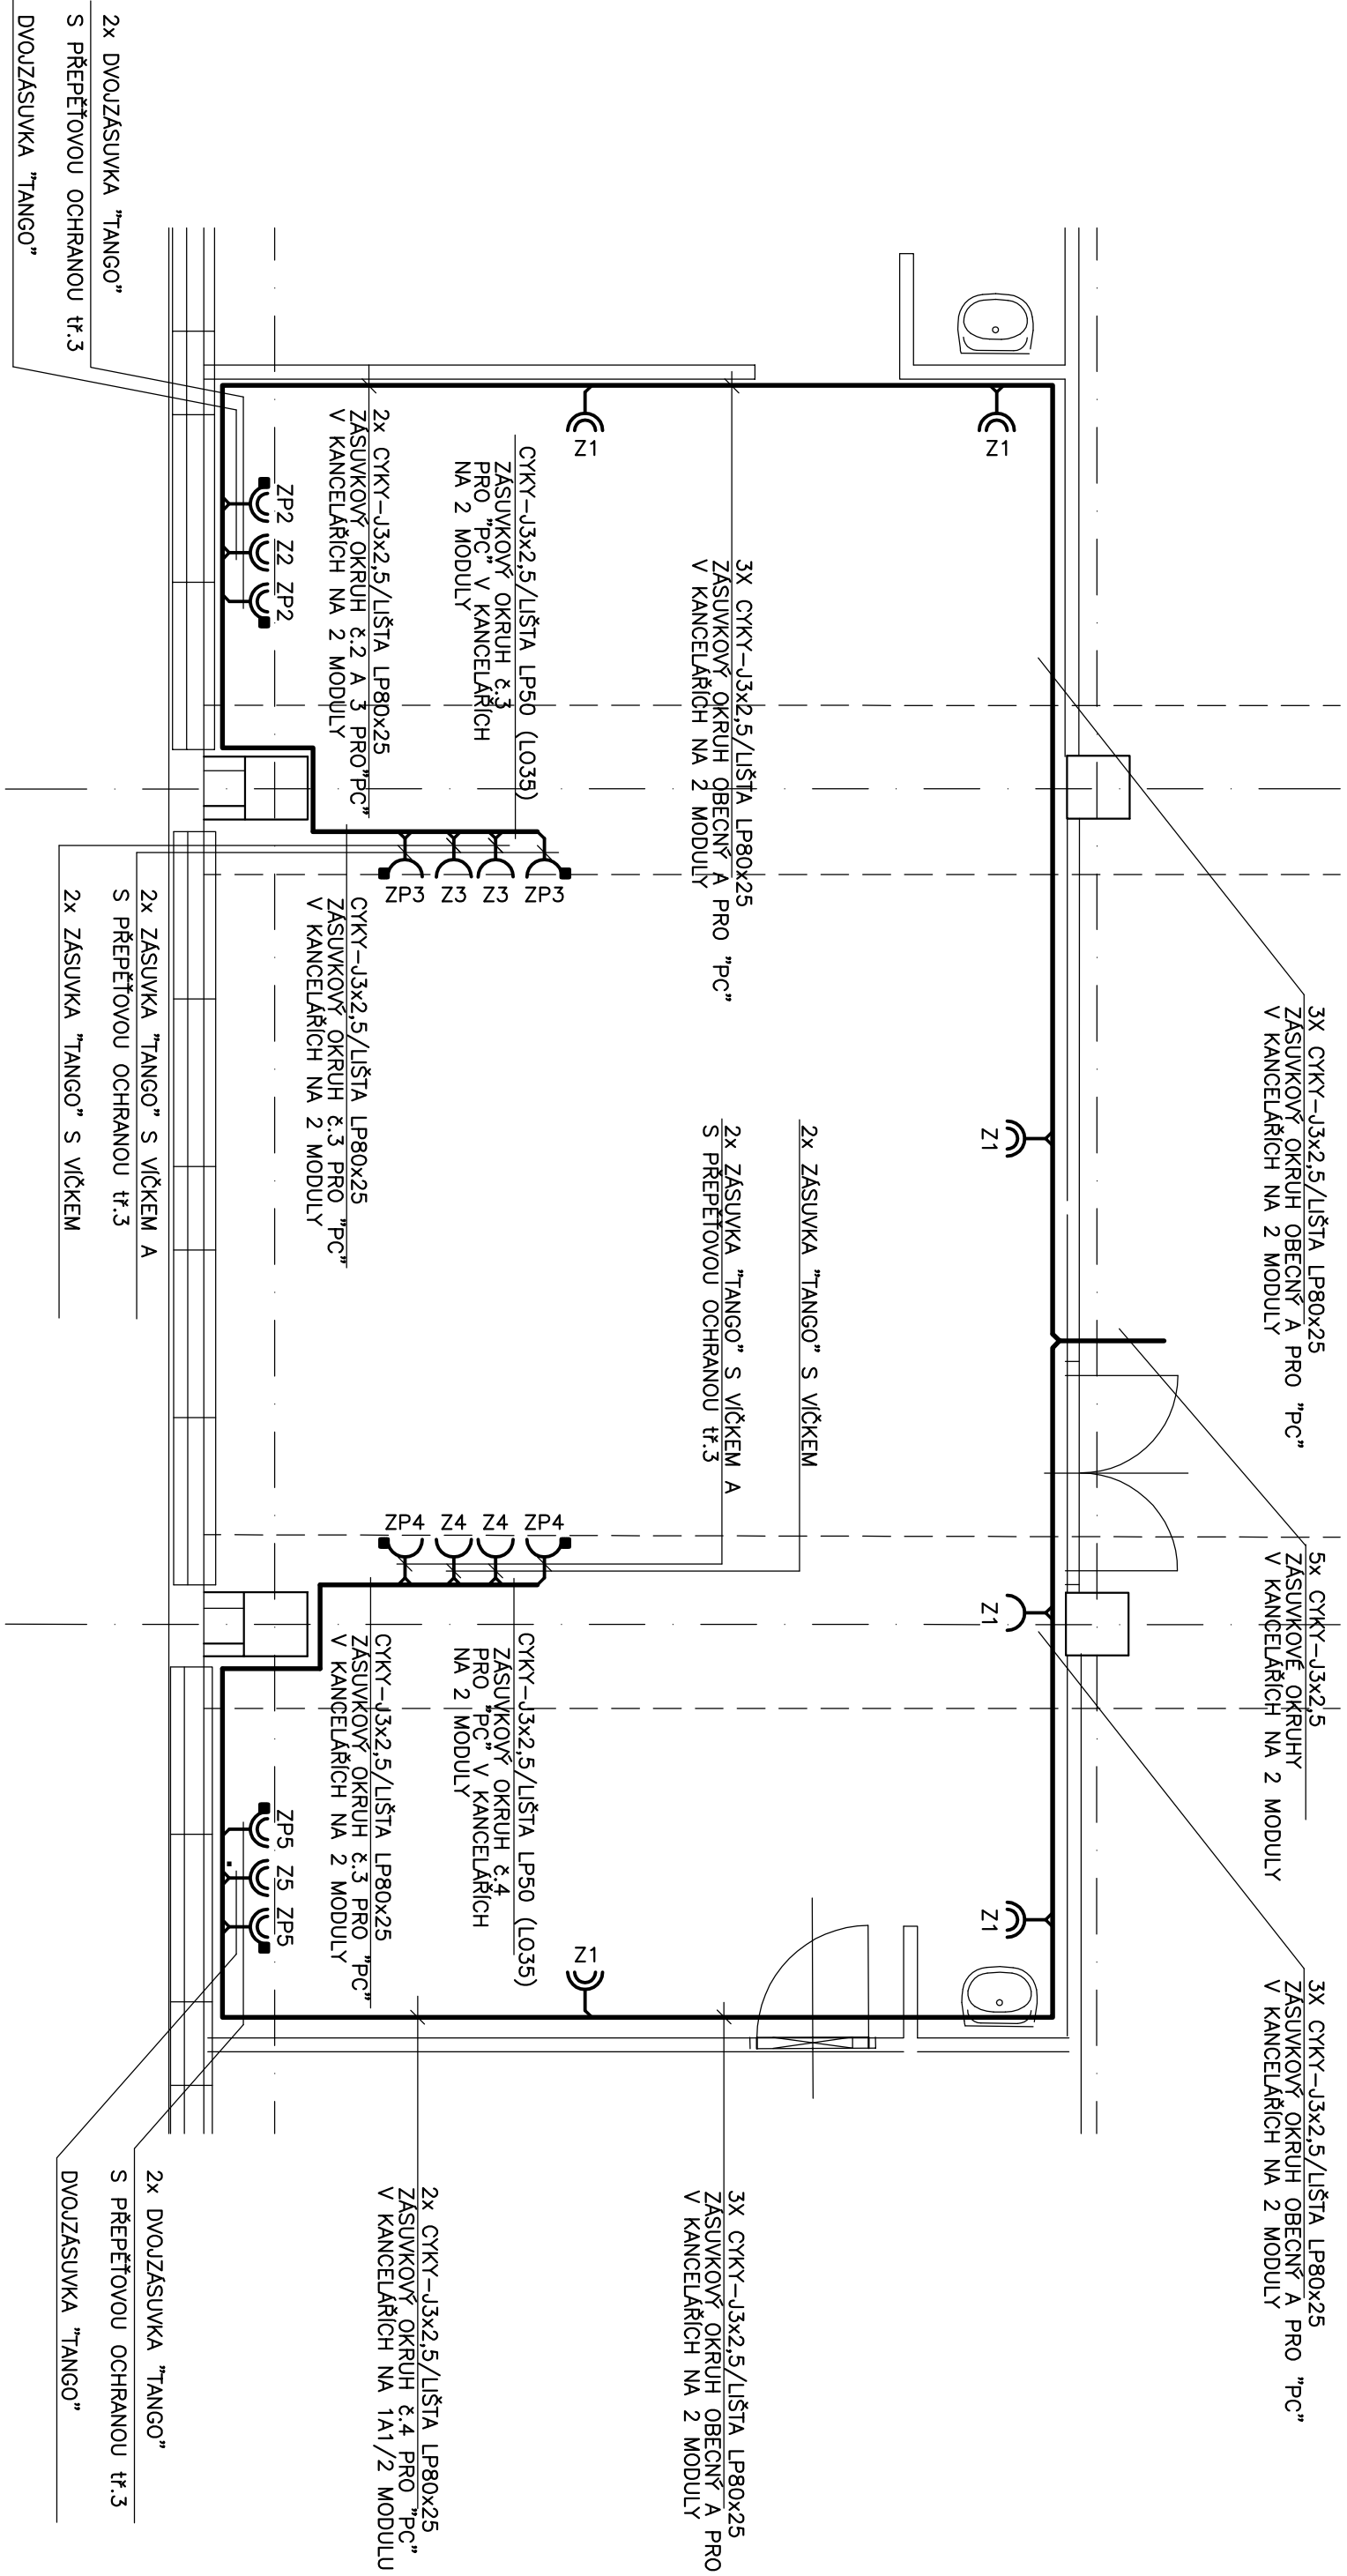

Zodpovědný projektant: Ing. Blanka Jeníčková	Vypracovali: Ing. Blanka Jeníčková	<b>EPJ - elektropojekty</b> Ing. Blanka JENÍČKOVÁ Mitrovická 252 739 21 PASKOV
Kraj: Moravskoslezský	Místo: Ostava – Poruba	
Objednatel: Ústav geoniky AV ČR, v.v.i., Studentská 1768, 708 00 Ostrava–Poruba		
Stavba: <b>ÚSTAV GEONIKY AV ČR, v.v.i. STUDENTSKÁ 1768, OSTRAVA – PORUBA ELEKTROINSTALACE – OPRAVA</b>	Číslo zakázky: 0115	Stupeň: REALIZAČNÍ PD
Obsah: PŮDORYS – kancelář 6x12 – ZÁSUVKOVÉ OKRUHY	Datum: 03/2015	Formát: 2A4
	Měřítko: 1:50	Číslo výkresu: <b>615</b>